


zasilanie z
rozdzielni głównej RG

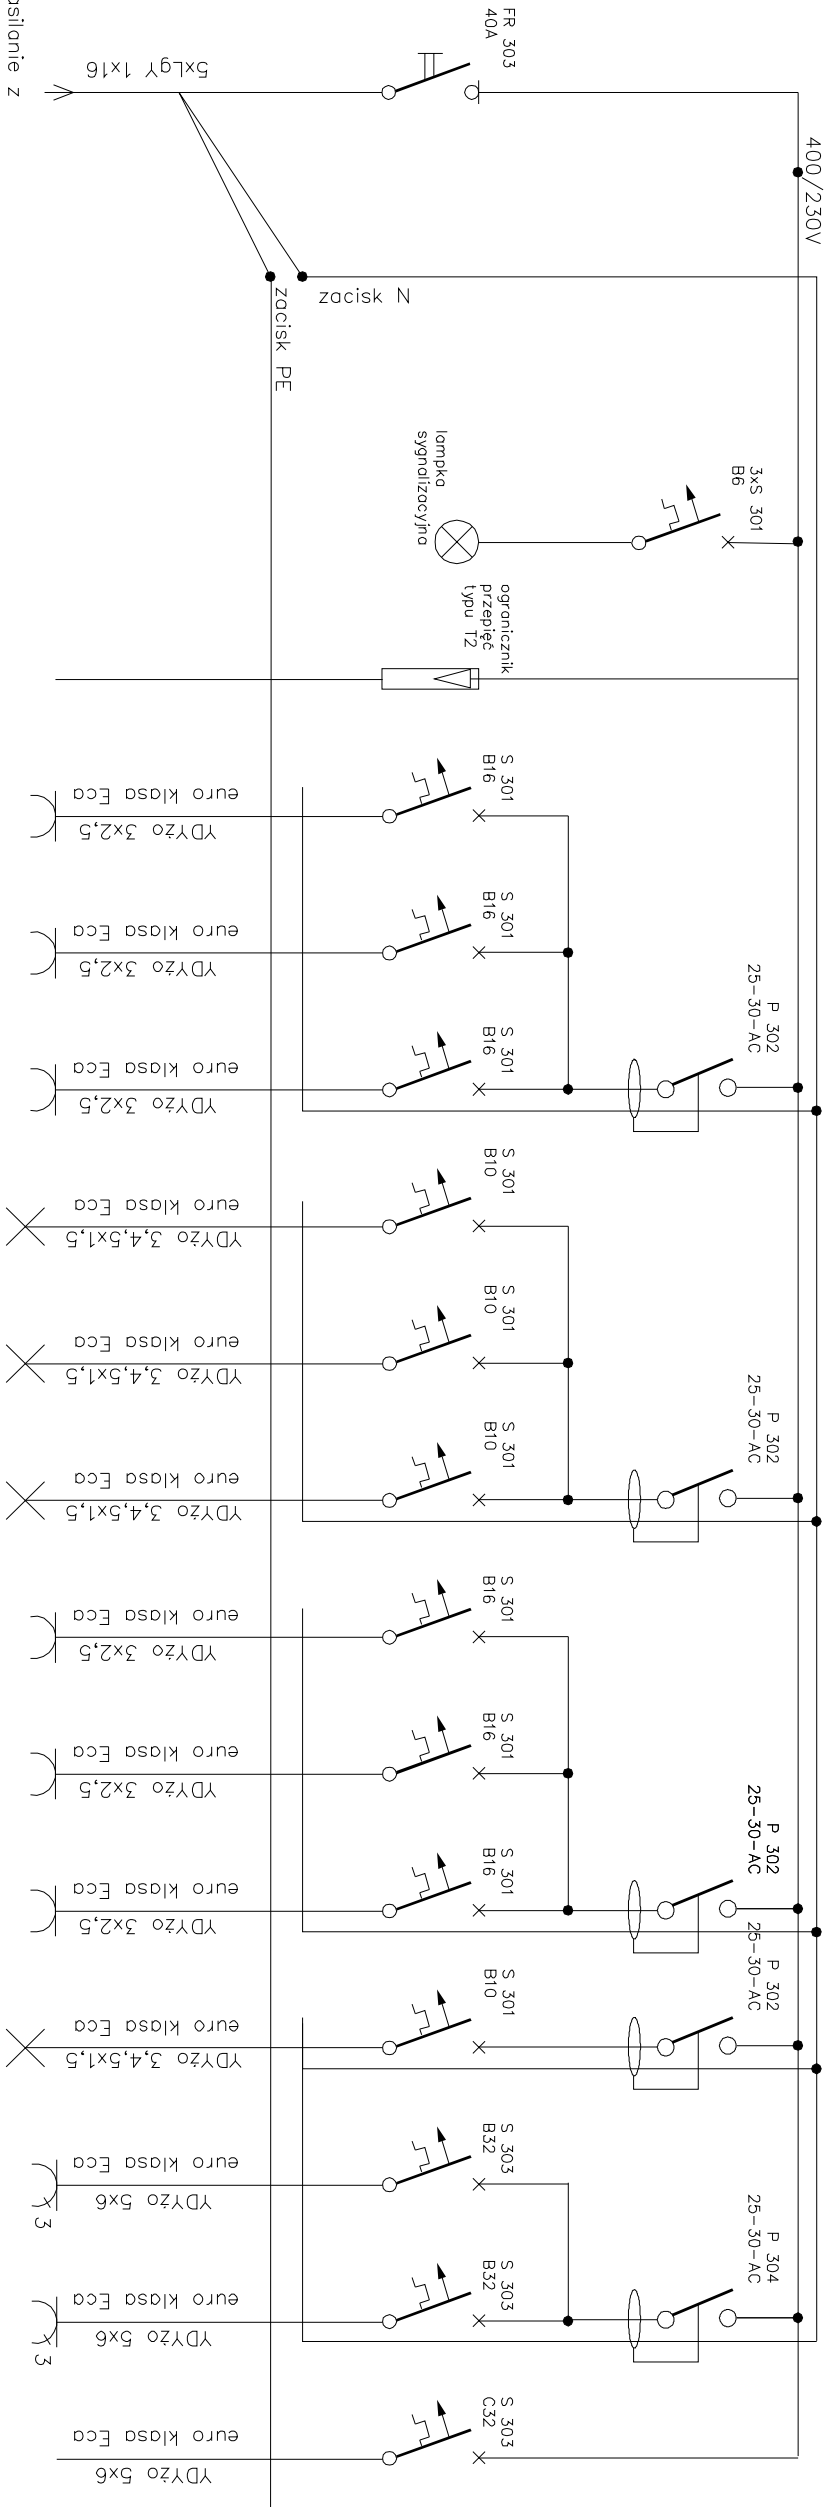

| Nr obwodu | Q1 | Q1 | F1 | 1 | 2 | 3 | 4 | 5 | 6 | 7 | 8 | 9 | 10 | 11 | 12 |
|-------------|--|----|-----------------------------------|---------|---|---|---|---|--|--|--|-----------------------------------|--------------------------------|--------------------------------|--------------------|
| | zasilanie z rozdzielni główniej RG- Płwnica | | ogranicznik przepięć typu Z | rezerwa | gniazda 1-faz. 0,16 Pom. rzemieśnika | gniazda 1-faz. 0,14 Magozyn rzemieśnika, 0,15 Magozyn elementów- malarnia | oświetlenie 0,6 Komu- nikacja, 0,18 Komu- nikacja | oświetlenie 0,16 Pom. rzemieśnika, 0,17 K2 | oświetlenie pomieszczeń 0,16 Magozyn rzemieśnika, 0,15 Magozyn elementów- malarnia | gniazda 1-faz. 0,12 Magozyn archeo- logiczny, 0,13 Magozyn archeo- logiczny | gniazda 1-faz. 0,11 Maszy- nownia windy, 0,12 Magozyn archeo- logiczny | gniazda 1-faz. pom. nr 0,16 | gniazda 3-faz. pom. 0,18 | gniazda 3-faz. pom. 0,16 | winda pom. 0,20 |
| Moc P1 [kW] | | | | | 2,0 | 2,0 | 0,6 | 0,3 | 2,0 | 2,0 | 2,0 | 2,0 | 3,0 | 0,1 | 2,0 |

| | | | |
|---|--|--------------------|-----------------|
| PROJEKT WYKONAWCZY | | | |
| Obiekt: Przebudowa, rozbudowa, budynku Muzeum Okręgowego Ziemni Kaliskiej | | | |
| Adres: ul. Kosciuszki 12 62-800 Kalisz | | | |
| Rozdzielnica T1 | | | |
| Inię i nożisko | | Podpis | |
| Projektant: mgr inż. Piotr Wasuściorek | | BRANŻ: elektryczno | |
| Upoważnienia do projektowania bez ograniczeń w specjalności instalacyjno-inżynieryjnej w zakresie sieci i instalacji elektrycznych UAN 7342-78/94 | | DATA 03.2019 | |
| | | Nr rys. 16 | SKALA: 1:100 |